

Mapa do celów projektowych

Skala 1:500

Powiat – chrzanowski
 Wzrost: ewid. – 210304/4, Liborz-miasto, obr. 0001, Liborz-Maj
 Obręb – dz. nr 2125/4, 2126/4, 2138, 2139/3
 MZ 6.126.32.15.3.3 – 15.4.3 – 20.1.1

GEOPROGRES
 S.p. z o.o.
 ul. Piłsudskiego 15
 41-100 Chrzanów
 tel. 765 179 88 13
 REGON 200924

Sporządził:
BEATA DUBRAWINIOWA
 inż. architektura krajobrazu
 ul. Piłsudskiego 15
 41-100 Chrzanów
 tel. 765 179 88 13



Mapa jest dokumtem na dzień 09.08.2022r. w zakresie sytuacji i mapy numeraryznej.
 Uklad współrzędnych prostokątnej pasach – 2000/6
 Uklad współrzędnych – PL-ETRS2000-48N

Opis: Głównym, ze niniejszym dokumentem został opracowany, w wyniku prac geodezyjnych, których rezultaty zawiera oparcie techniczne, pozycyjnym zmiernikowym, jednoznacznie informuje, że jest to swobodny odpowiednik kopii ze złozonego listowego oświadczenia. Identyfikator zapisany jest przy pomocy	6640.2146.2022
Organ stały geodezyjny, który otrzymał zlecenie	Starosta Chrzanowski
Wykonawca prac geodezyjnych	GEOPROGRES Wojciech Lech
Wzrost: ewid. – 210304/4, Liborz-miasto, obr. 0001, Liborz-Maj	Przebieg 6640.2146.2022.33582
Wzrost: ewid. – 210304/4, Liborz-miasto, obr. 0001, Liborz-Maj	Z dn. 13.09.2022 r. nr 7945
Wzrost: ewid. – 210304/4, Liborz-miasto, obr. 0001, Liborz-Maj	Jan Nowobilski inż. m. 7945
Wzrost: ewid. – 210304/4, Liborz-miasto, obr. 0001, Liborz-Maj	Jan Nowobilski inż. m. 7945



Orientacja

Skala 1:10 000

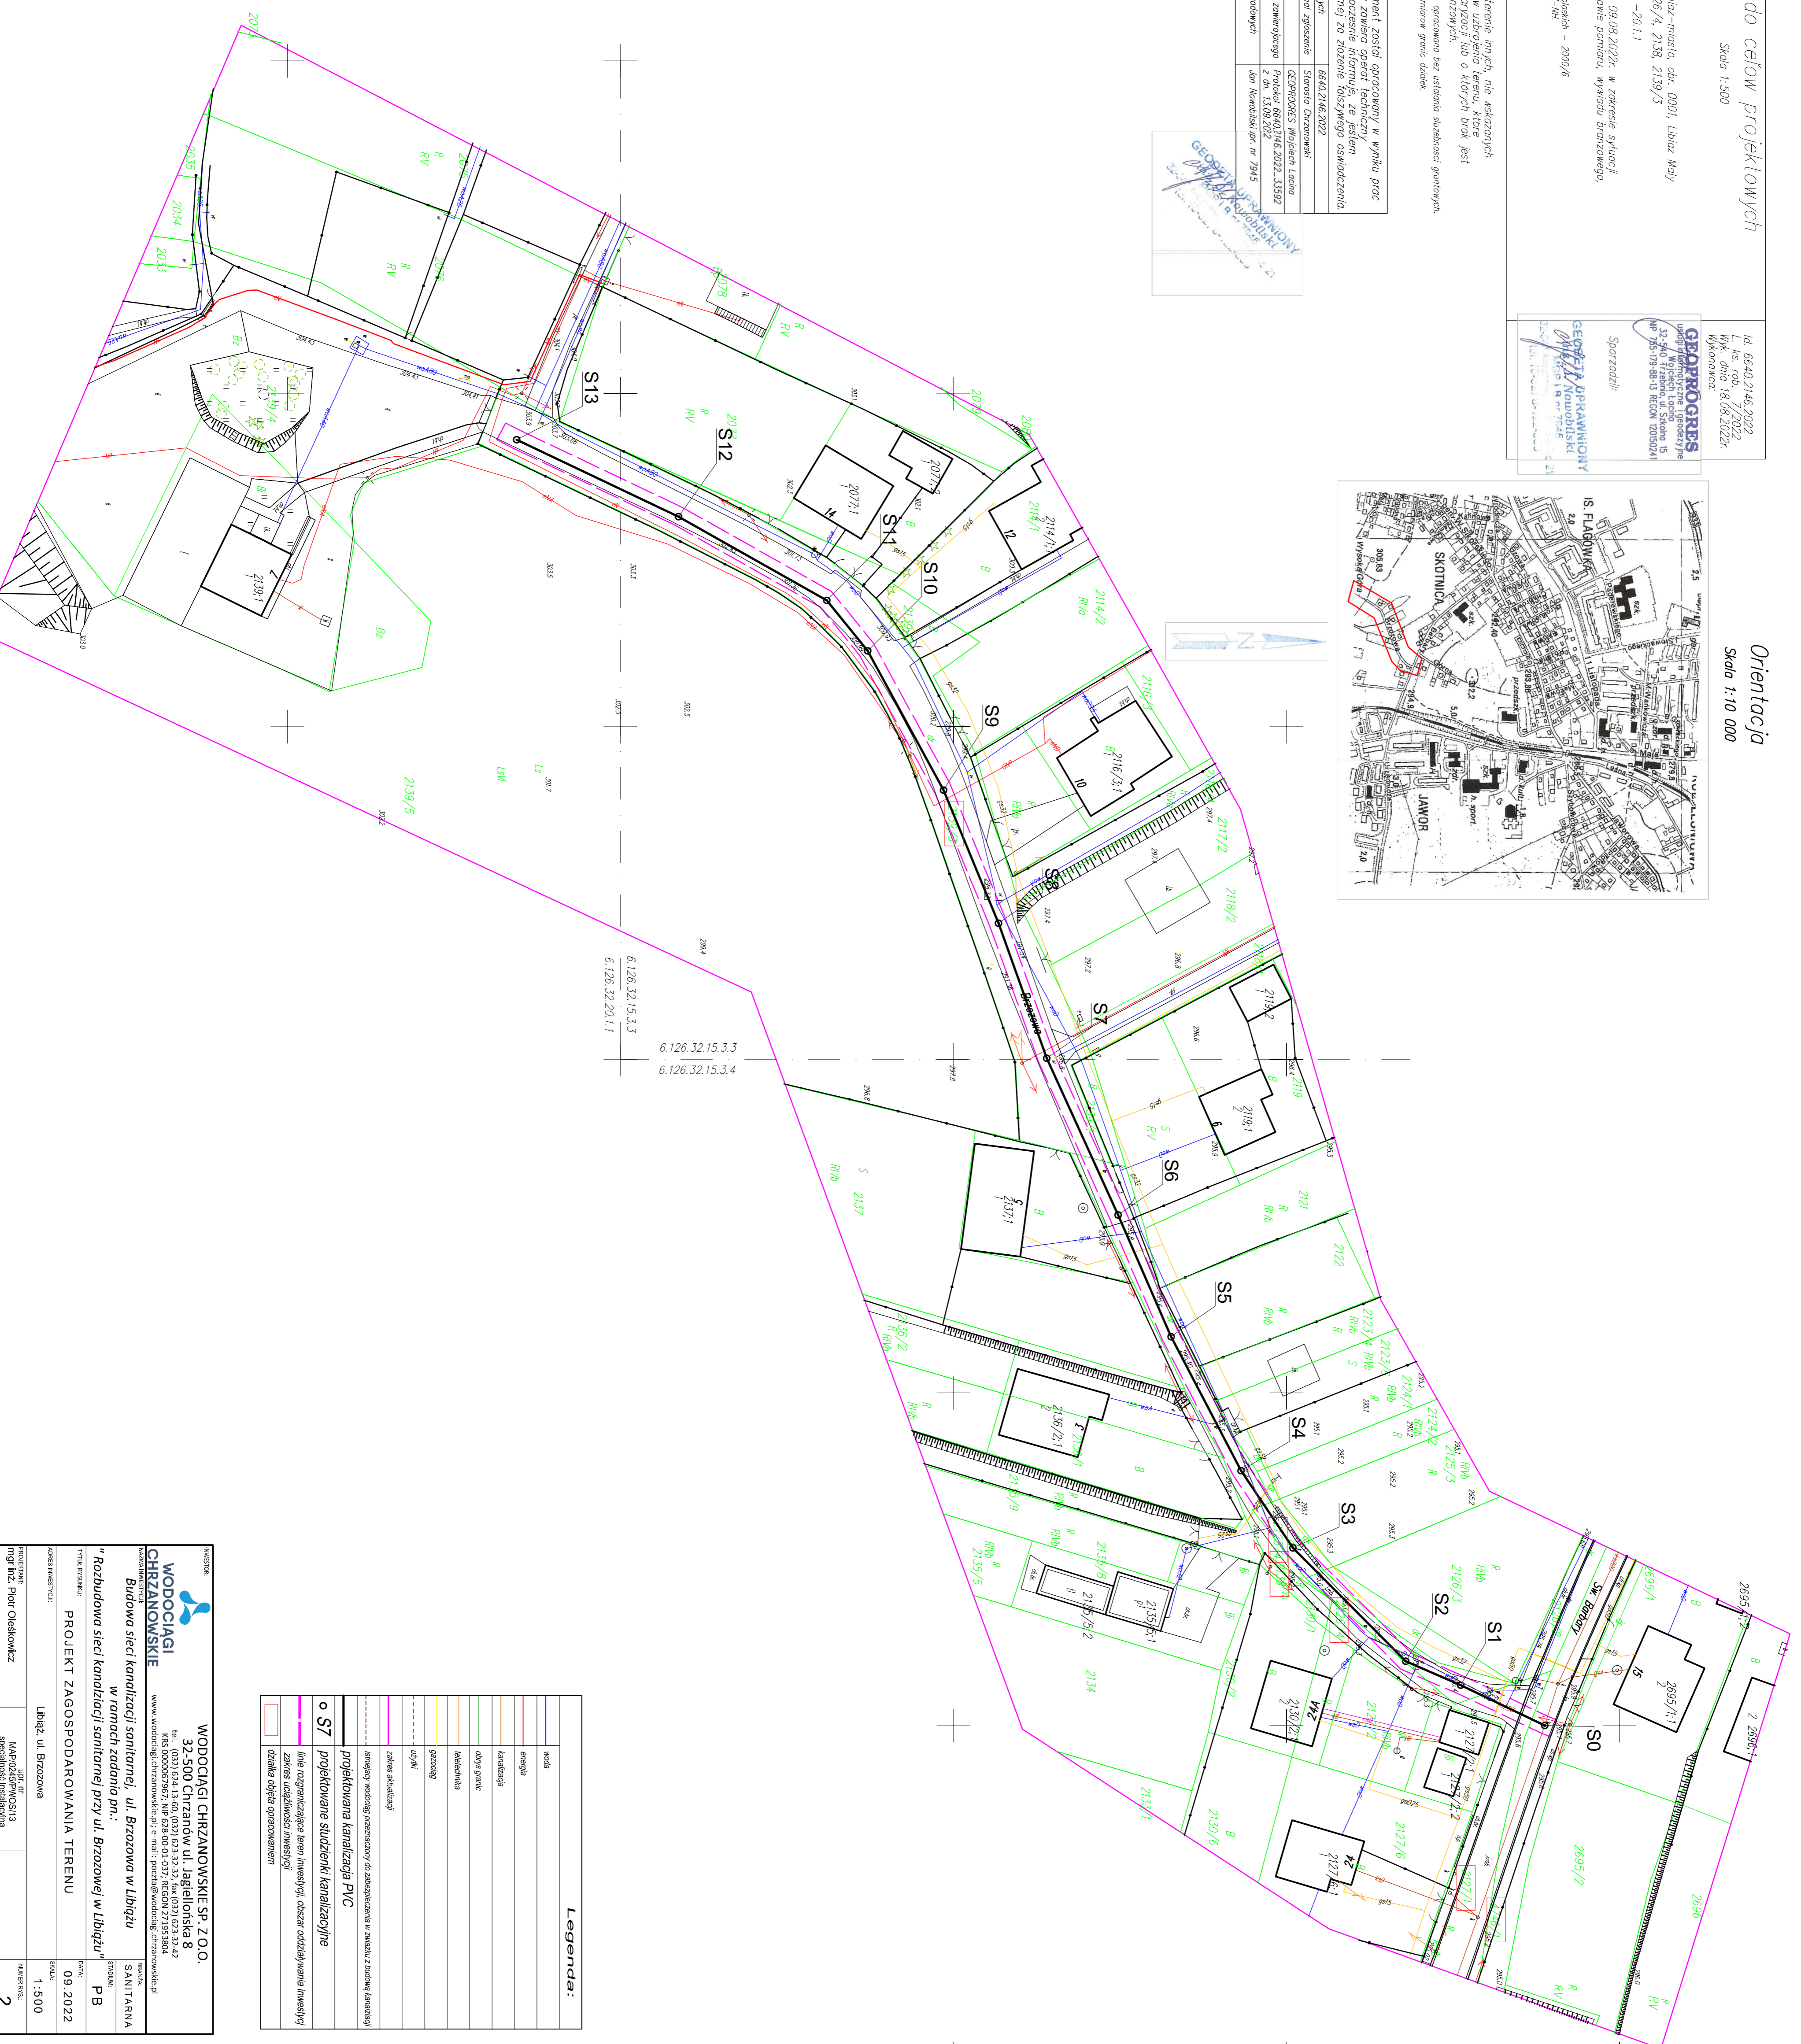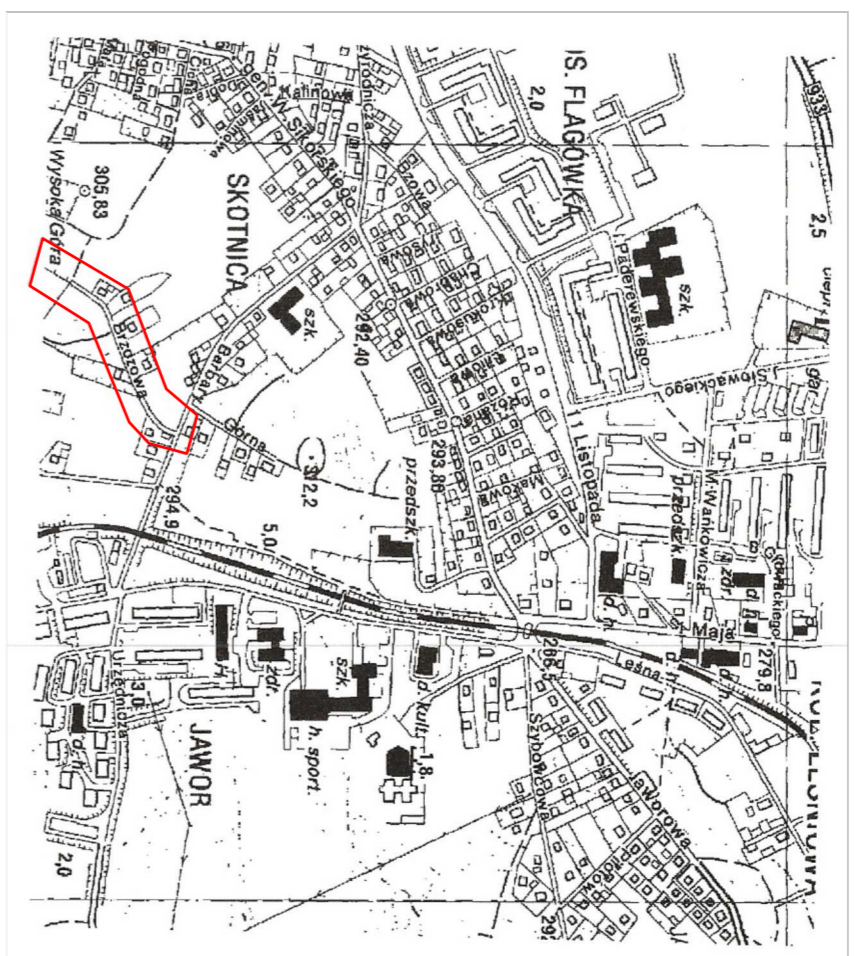

Legenda:	
	woda
	energia
	kanalizacja
	droga gminna
	rezerwa
	graniczność
	ogrody
	zabieg aktualny
	skrajny wyznacznik graniczny do zabudowania wzniesionego z dozwolonej kanalizacji
	projektowana kanalizacja PVC
	projektowane studzienki kanalizacyjne
	linia rozgraniczająca teren inwestycji, obszar oddziaływania inwestycji
	członek odbioru przyłączeniowego

WODOCIĄGI CHRZANOWSKIE SP. Z O.O.
 32-500 Chrzanów ul. Jagiellońska 8
 NIP: 0000679617, REGON: 0013037, KRS: 000021335804
 www.wodociagi.chrzanowskie.pl e-mail: poczta@wodociagi.chrzanowskie.pl

WODOCIĄGI CHRZANOWSKIE
 Budowa sieci kanalizacji sanitarnej, ul. Brzozowa w Libiążu
 w ramach zadania pn.:
 "Budowa sieci kanalizacji sanitarnej przy ul. Brzozowej w Libiążu"
 P.B.

PROJEKT ZAGOSPODAROWANIA TERENU

LIBIĄŻ, ul. Brzozowa

DATA: 09.2022
 SKALA: 1:500
 NAZWA: 2